


RZUT PODDASZA – INSTALACJE ELEKTRYCZNE
SKALA 1:100

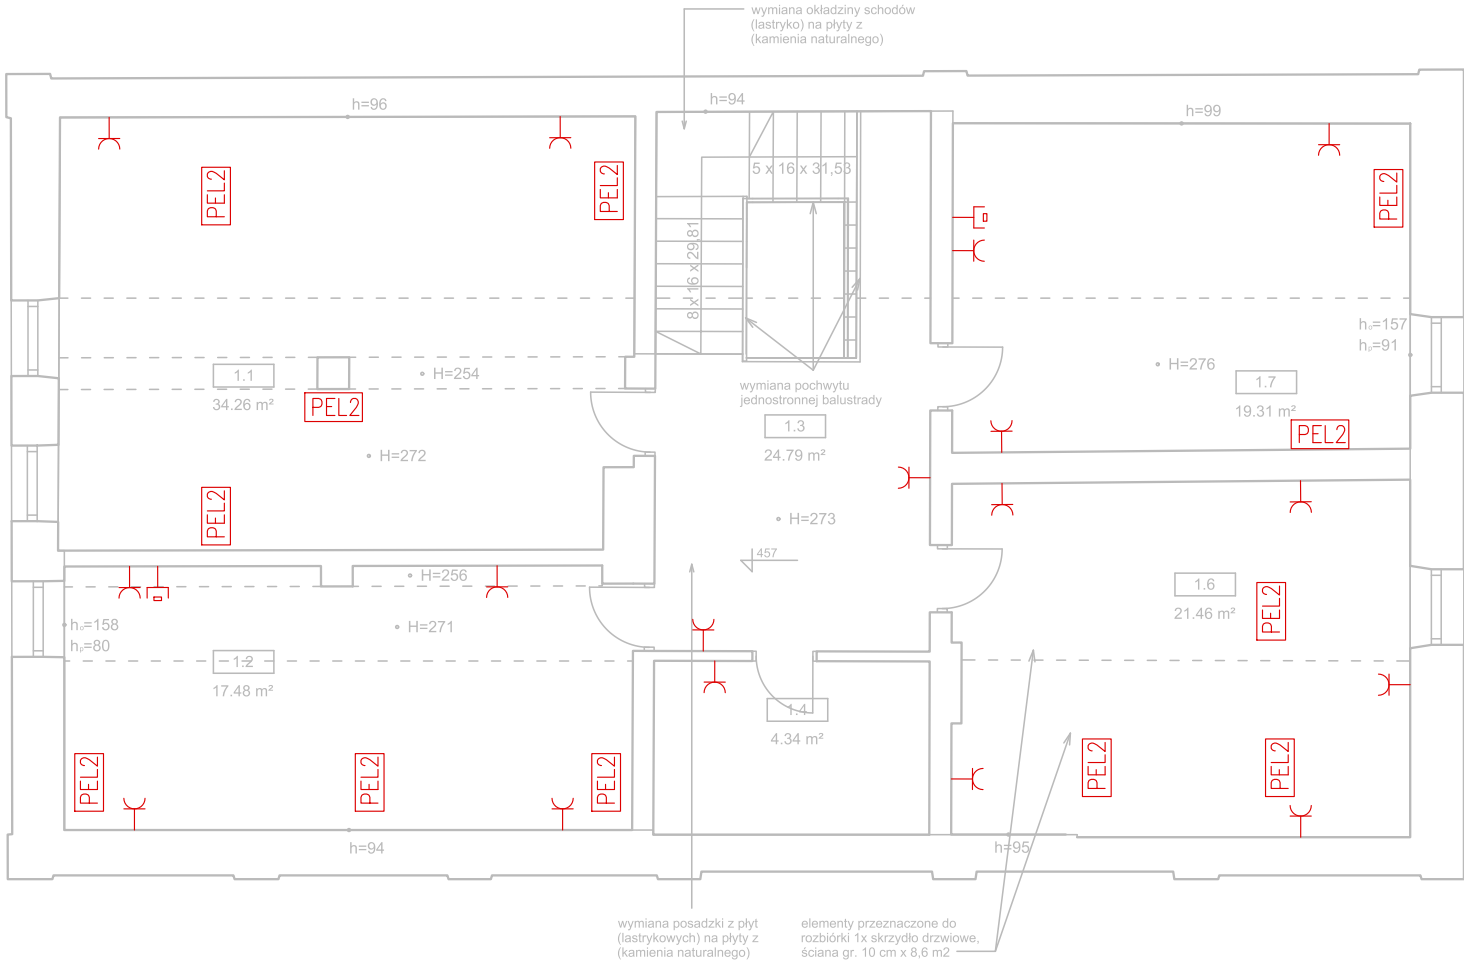

Legenda

- gniazdo wtyczkowe 230V z kłapką
- gniazdo wtyczkowe 230V hermetyczne
- wypust 230V
- wypust 400V
- zestaw gniazd 4x2P+PE DATA, 3x2P+PE, 3xRJ45, 3xHD15 żeńskie+Jack 3,5mm w puszcze podłogowej 24 modułowej
- zestaw gniazd 3x2P+PE DATA, 3x2P+PE, 3xRJ45, w puszcze podłogowej 18 modułowej
- zestaw gniazd 2x2P+PE, 1xRJ45, w puszcze podłogowej 2x3 moduły
- zestaw gniazd 3x2P+PE, 2xRJ45, w puszcze podłogowej 2x4 moduły
- zestaw gniazd 1x2P+PE, 1xRJ45, w puszcze podłogowej 3 modułowej
- gniazdo 1x2P+PE, z kłapką (ukryte)
- gniazdo RJ45

Jednostka projektowa: Kosikowski Architektura Radosław Kosikowski ul. Ceramiczna 34B, 22-100 Chełm			
Nazwa inwestycji: REMONT WNĘTRZ DOMU POKAHALNEGO W MUZEUM – ZESPÓŁ SYNAGOGALNY WE WŁODAWIE. PRZEBUDOWA DOMU POKAHALNEGO W ZAKRESIE: LIKWIDACJI POMIESZCZENIA GOSPODARCZEGO ORAZ MODERNIZACJI SANITARIATÓW			
Adres inwestycji: Dz. nr 646/6 Muzeum – Zespół Synagogalny we Włodawie, ul. Czerwonego Krzyża 7 22–200 Włodawa		Inwestor: Muzeum – Zespół Synagogalny we Włodawie, ul. Czerwonego Krzyża 7 22–200 Włodawa	
Branża: ELEKTRYCZNA		Stadium: PROJEKT BUDOWLANY	
Projektował:	mgr inż.Tomasz Muzyka	LUB/0032/PWOE/14	Data: Grudzień 2019
Sprawdził:	inż. Lesław Muzyka	420/Lb/2001	
Nazwa rysunku: Instalacja elektryczna wewnętrzna – gniazda Rzut poddasza			Skala: 1:100
			Nr rys.: E–04