










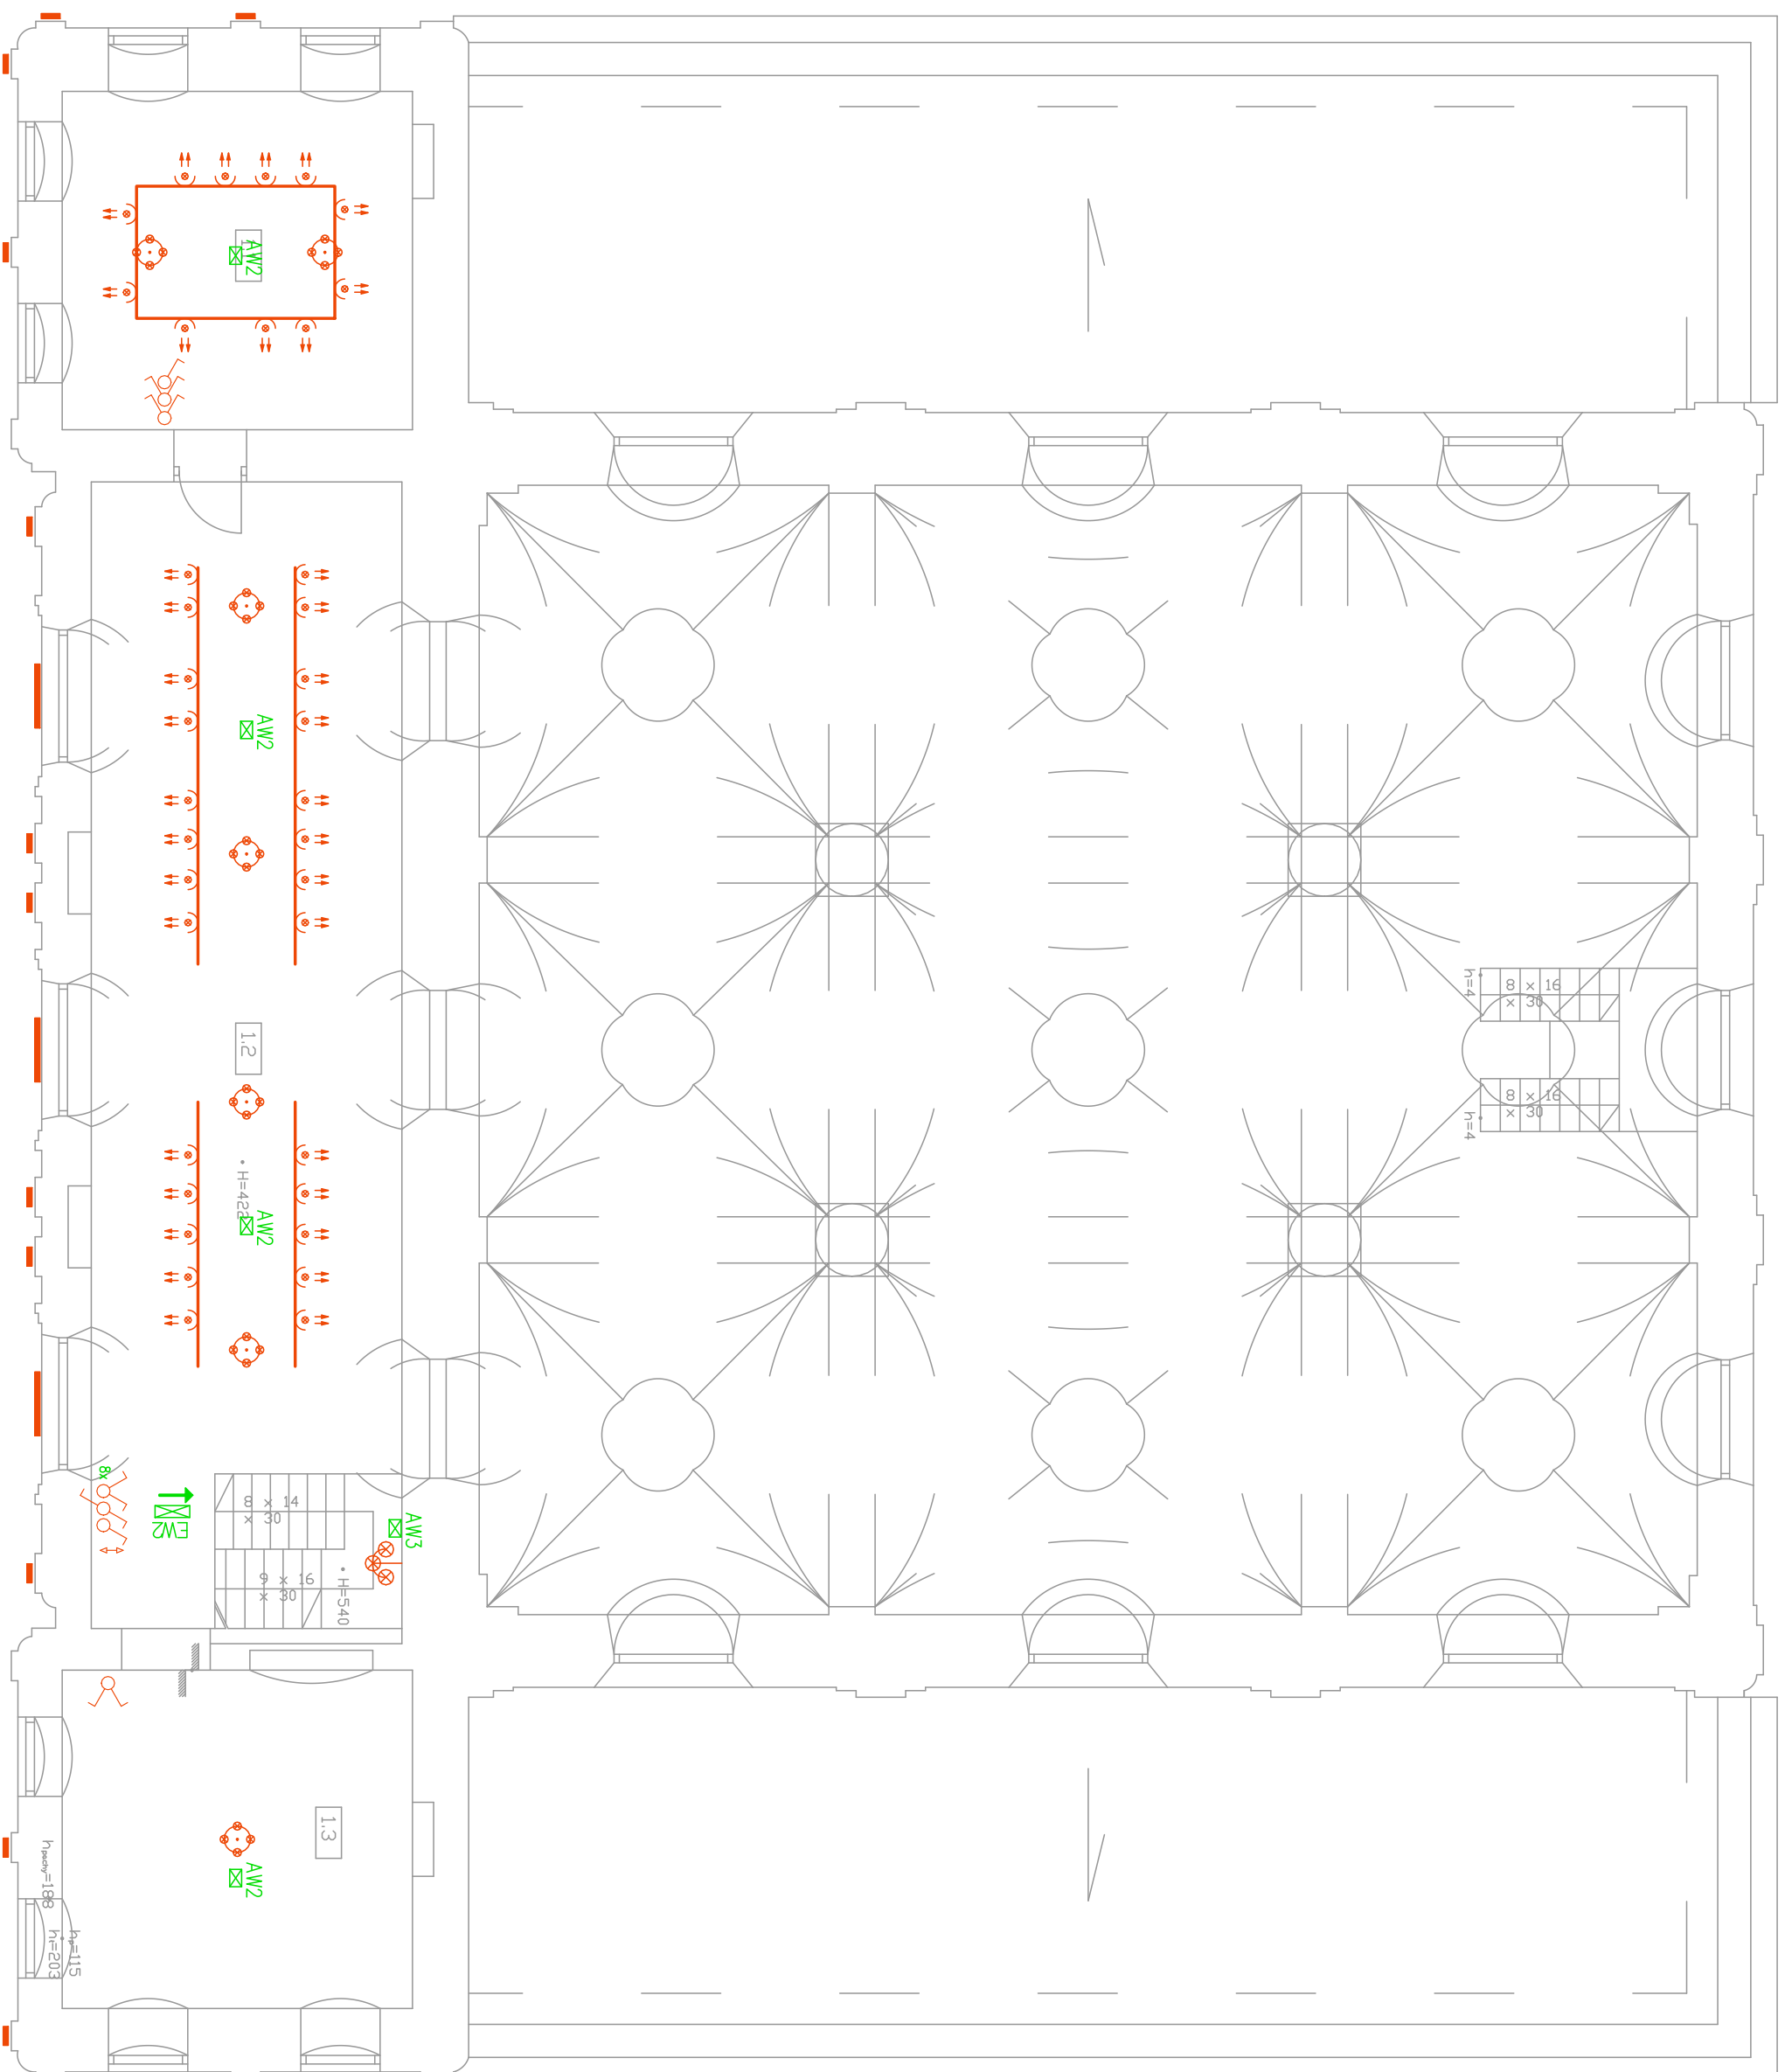


RZUT PIĘTRA – INSTALACJE ELEKTRYCZNE  
SKALA 1:100



Legenda opraw

- |   |   |
|---|---|
|  | – żyrandol do uzgodnienia z inwestorem  |
|  | – kinkiet do uzgodnienia z inwestorem   |
|  | – oprawa oświetlenia zewnętrzznego w stylu retro wg. inwestora  |
|  | – projektor LED na szynie 27W 2600lm 4000K o wiązce światła 3,3°  |
|  | – oprawa oświetleniowa nastropowa 12W 1050lm 4000K wg. inwestora  |
|  | – oprawa oświetleniowa nastropowa 13W 1050lm 4000K IP54 z czujnikiem ruchu wg. inwestora                |
|  | – oprawa oświetleniowa nastropowa 15W 1050lm 4000K z modułem awaryjnym o strumieniu 250lm wg. inwestora |
|  | – oprawa oświetlenia architektonicznego 8W 560lm 6000K 10°  |
|  | – oprawa oświetlenia architektonicznego 21W 2070lm 6000K 22°  |
|  | – szyna trójfazowa w kolorze białym   |
|  | – czujnik ruchu 360°  |
|  | – oprawa oświetlenia ewakuacyjnego z piketowaniem AT 1h 1,3W  |
|  | – oprawa oświetlenia ewakuacyjnego z piketowaniem AT 1h 1,5W  |
|  | – oprawa oświetlenia awaryjnego IP20 AT 1h 2W 274lm   |
|  | – oprawa oświetlenia awaryjnego IP20 AT 1h 4,5W 528lm   |
|  | – oprawa oświetlenia awaryjnego IP20 AT 1h 2W 234lm wiązka osymetryczna                                 |
|  | – oprawa oświetlenia awaryjnego IP20 AT 1h 2W 234lm wiązka kryształowa                                  |

### Legenda

- tęcznik jednolobowy p./10./10/6A
- tęcznik świecznikowy p./10./10/6A
- tęcznik szczeniowy p./10./10/6A
- tęcznik rolet p./10./10/6A
- wentylator elektryczny

<p>Adresisko projektovala: <b>Kosikowski Architektura Radoslaw Kosikowski</b>  <b>ul. Ceramiczna 34B, 22-100 Cheim</b></p>	
<p>Nazwa investycije: <b>REMONT WNEITRZA SNAAGOGI WIELKIEU W MUZEUM – ZESPOL SNAAGOGALNY WE WODAWIE</b></p>	
<p>Adres inwestycji: <b>Dz. nr 646/6          Muzeum – Zespól Synagogahty we Wodawie, ul. Czerwoniego Krzyza 7          Budynek B          22-200 Wodawa 061 901.1.0001</b></p>	<p>Investor: <b>Muzeum – Zespól Synagogahty we Wodawie, ul. Czerwoniego Krzyza 7          22-200 Wodawa</b></p>
<p>Bronza: <b>ELEKTRYCZNA</b></p>	<p>Stadium: <b>PROJEKT BUDOWANY</b></p>
<p>Projekciowci: <b>mgr inż. Jomosz Muzyka</b></p>	<p>Doci: <b></b></p>
<p>Sprawdził: <b>inż. Lesław Muzyka</b></p>	<p><b>420/Lb/2001</b></p>
<p>Nazwa projektu: <b>Insidolcno elektryczno wewnetrznego – oswietlenie</b></p>	
<p>Rzut piętra</p>	<p>Nr rys.: <b>Gruclien 2019</b></p>
<p><b>1:100</b></p>	
<p><b>E-02</b></p>	