


SKALA 1:100

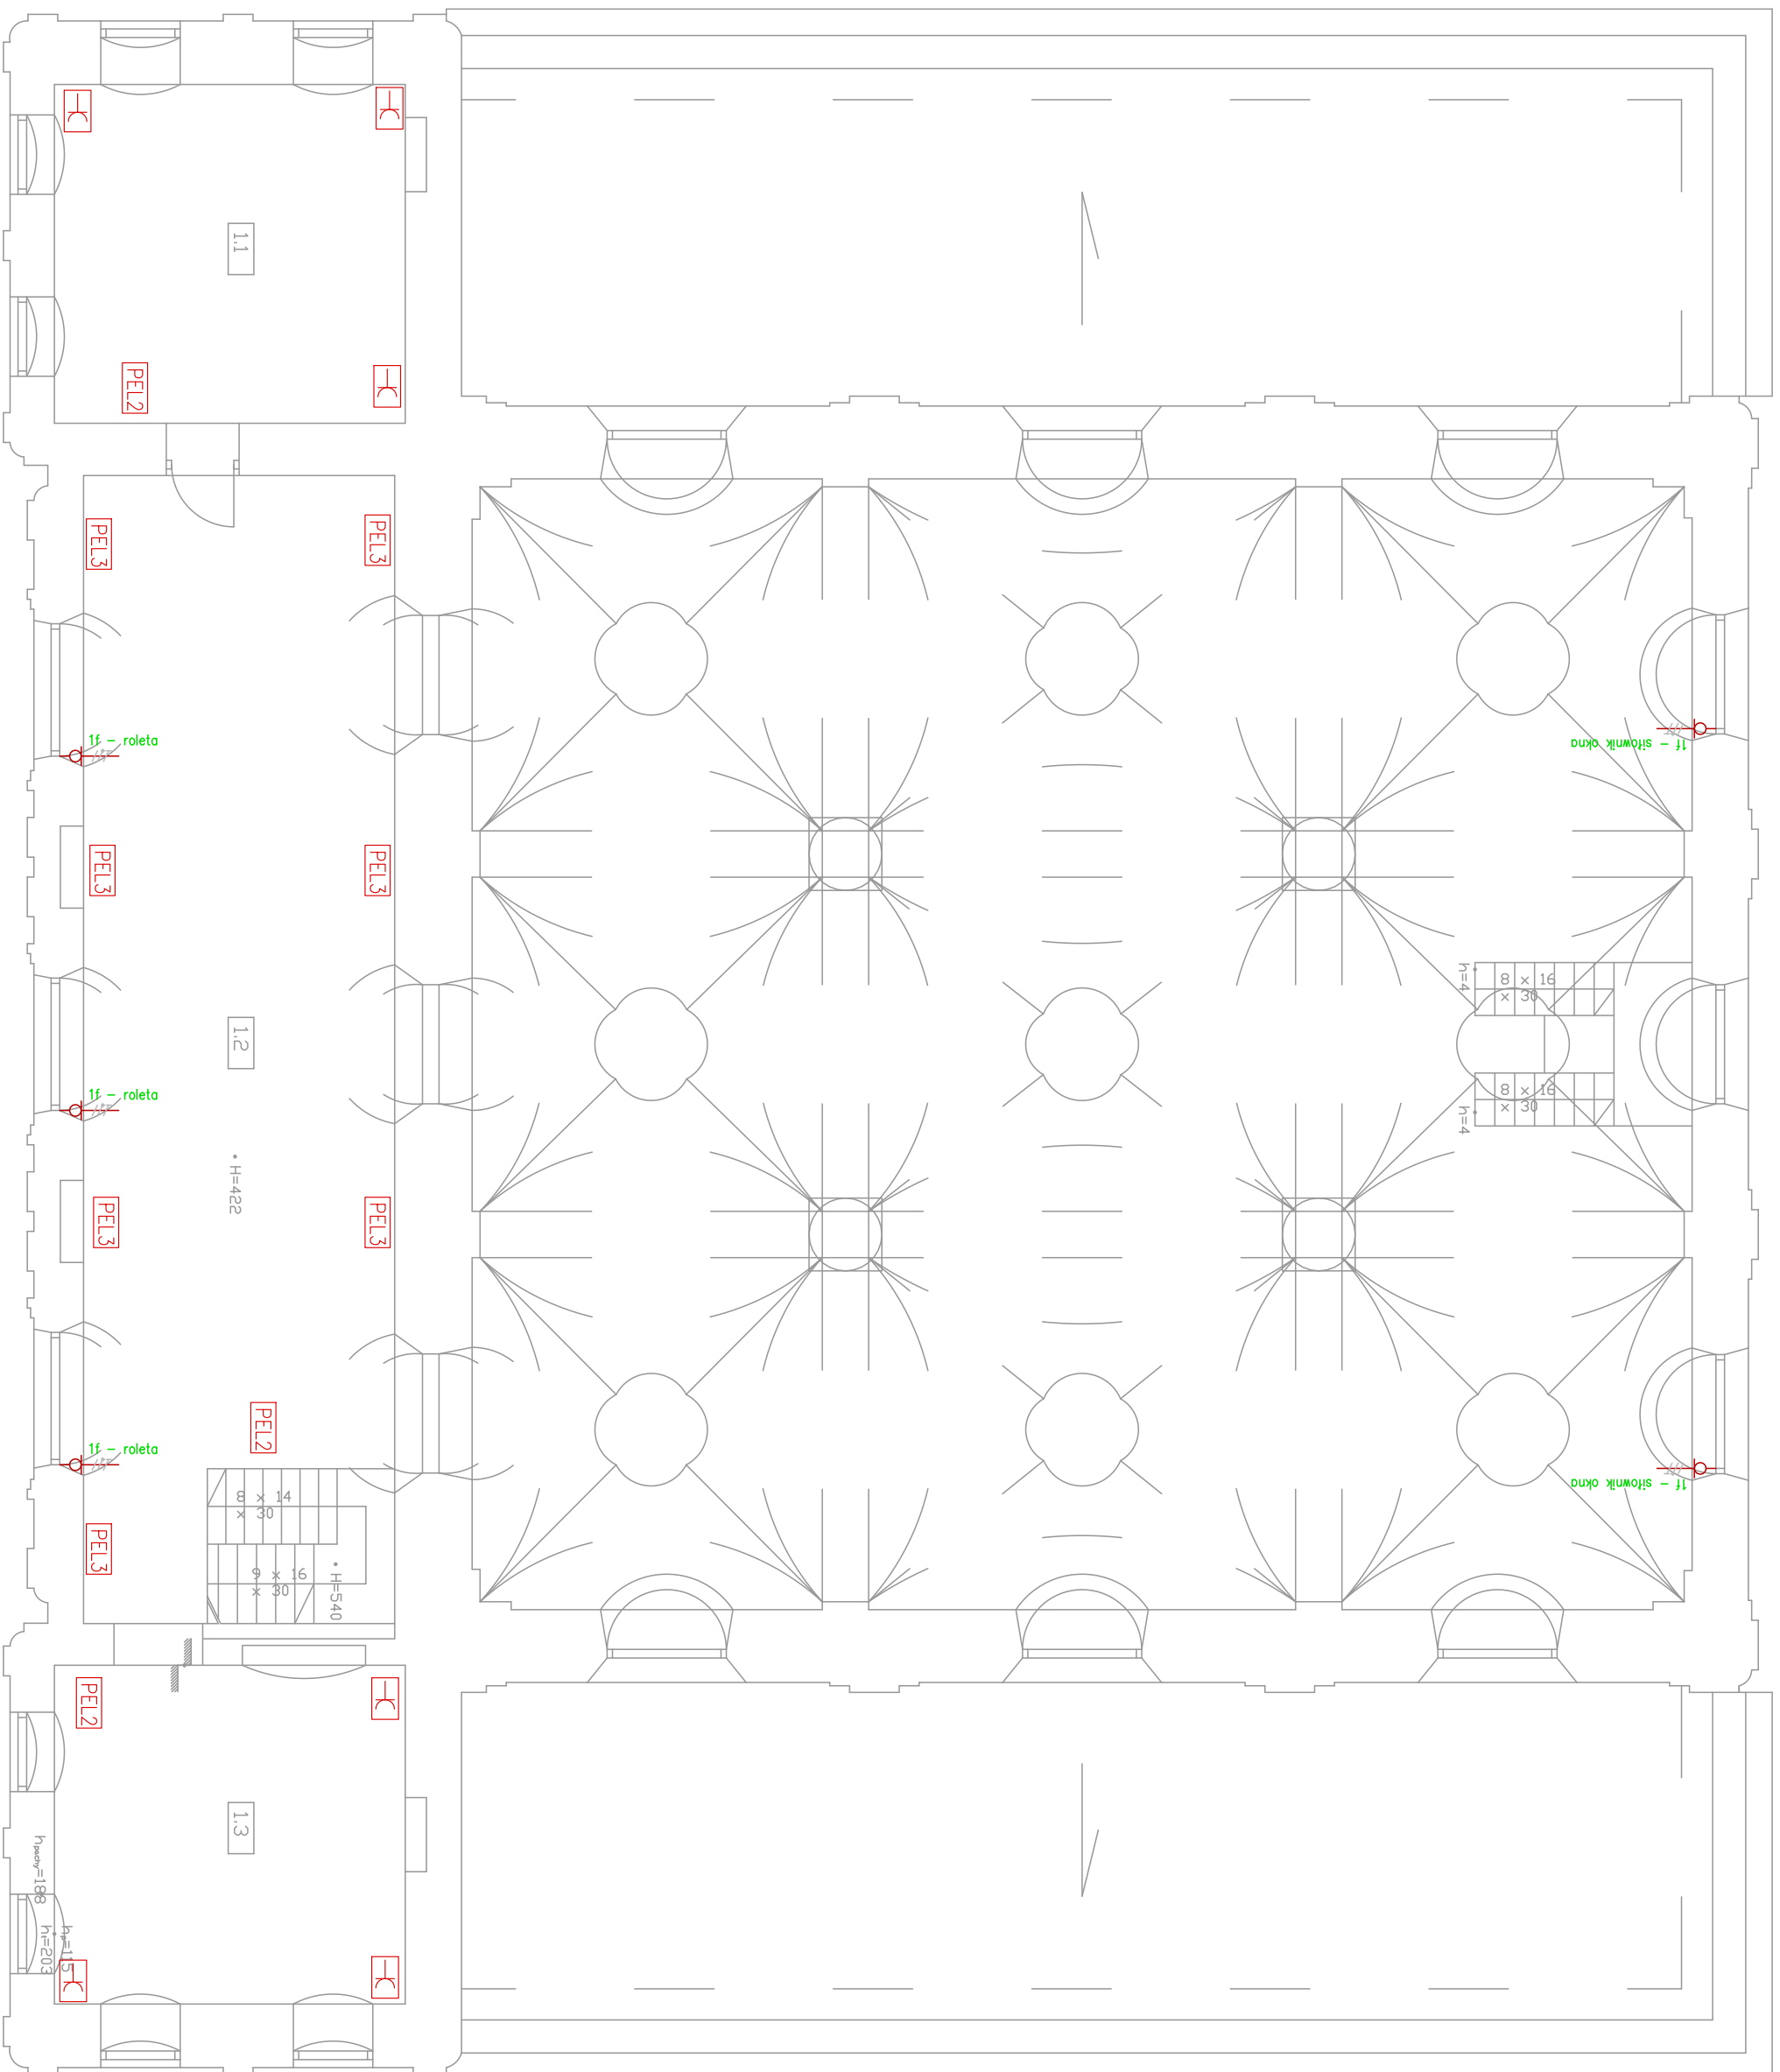

# Legenda

—K—	— gniazdo wtykowe 230V z klópką
—K—	— gniazdo wtykowe 230V nemietyczne
—Q— <sup>11</sup>	— wypust 230V
—Q— <sup>31</sup>	— wypust 400V
—PE11	— zestaw gniazd 4x2P+PE, DATA, 3x2P+PE, 3xR45, 3xHD15, zesłaś+łód 3,5mm w puszcze podłogowej 24 modułowej
—PE12	— zestaw gniazd 3x2P+PE, DATA, 3x2P+PE, 3xR45, w puszcze podłogowej 18 modułowej
—PE13	— zestaw gniazd 2x2P+PE, 1xR45, w puszcze podłogowej 2x3 moduły
—PE14	— zestaw gniazd 3x2P+PE, 2xR45, w puszcze podłogowej 2x4 moduły
—PE15	— zestaw gniazd 1x2P+PE, 1xR45, w puszcze podłogowej 3 modułowej
—E—	— gniazdo 1x2P+PE, z klópką (ukryte)
—E—	— gniazdo R45
—E—	— gniazdo R411
—E—	— gniazdo 1x2P+PE, gniazdo głośnikowe w puszcze no poręce

Jednostka projektowa:		<b>Kosłowski Architektura Radosław Kosłowski</b>	
ul. Ceramiczna 34B, 22-1100 Chełm			
Nazwa inwestycji:			
REMONT WNETRZA STNAGOCI WIEKIEL W MUZEUM – ZESPÓŁ STNAGOCALNY WIE WŁODAWIE			
Adres inwestycji:		Inwestor:	
Dz. nr 646/6 Miejsun – Zespół Synagogalny we Włodawie, ul. Czerwonego Krzyża 7 22-200 Włodawa 061 901.1.0001		Muzeum – Zespół Synagogalny we Włodawie, ul. Czerwonego Krzyża 7 22-200 Włodawa	
Branża:		Stadium:	
ELEKTRYCZNA		PROJEKT BUDOWANY	
Projektant:	mgr inż. Tomasz Muzko	LUB/0032/P/MCE/14	
Sprowadzi:	inż. Lesław Muzko	420/Lb/2001	
Nazwa projektu:			
Instalacja elektryczna wewnętrzna – gniazda Rzut piętro			
Nr rys.:		Skala:	
E-04		1:100	
		Gudzien 2019	